



AKUMULAČNÁ NÁDRŽ "AN 400 ZAPPA"

PŮDORYS:
M 1:50

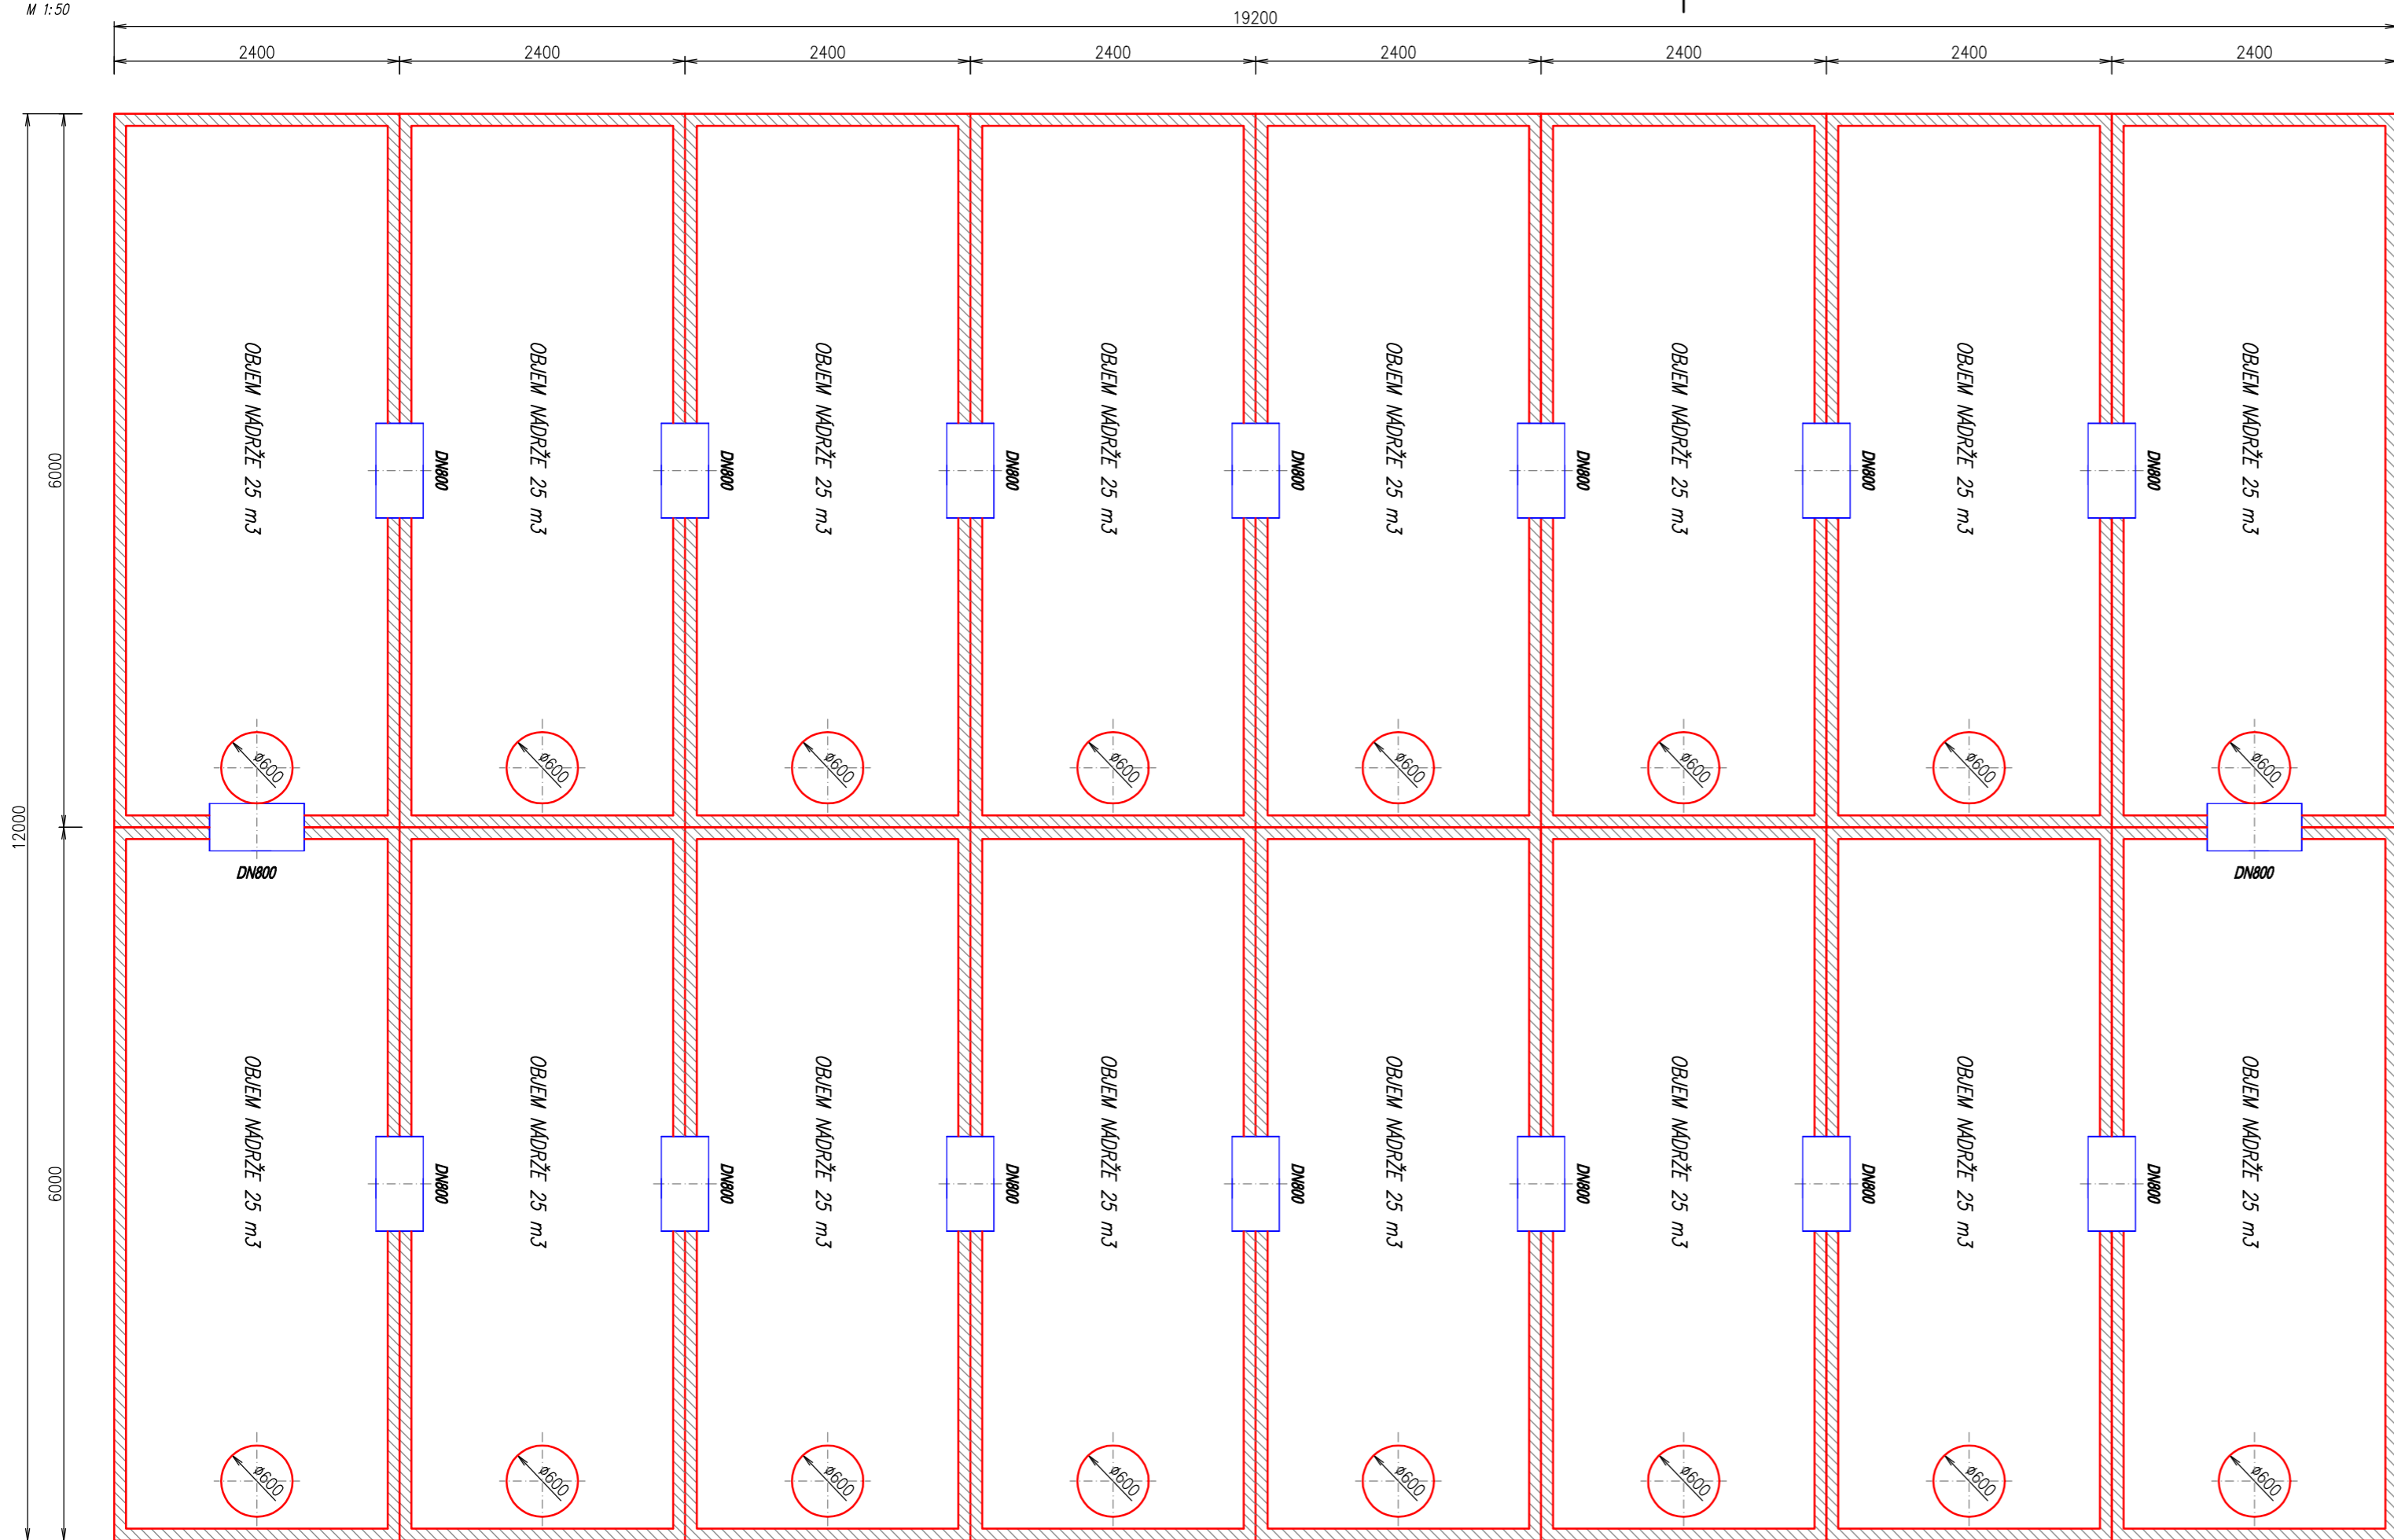

REZ A-A':
M 1:50

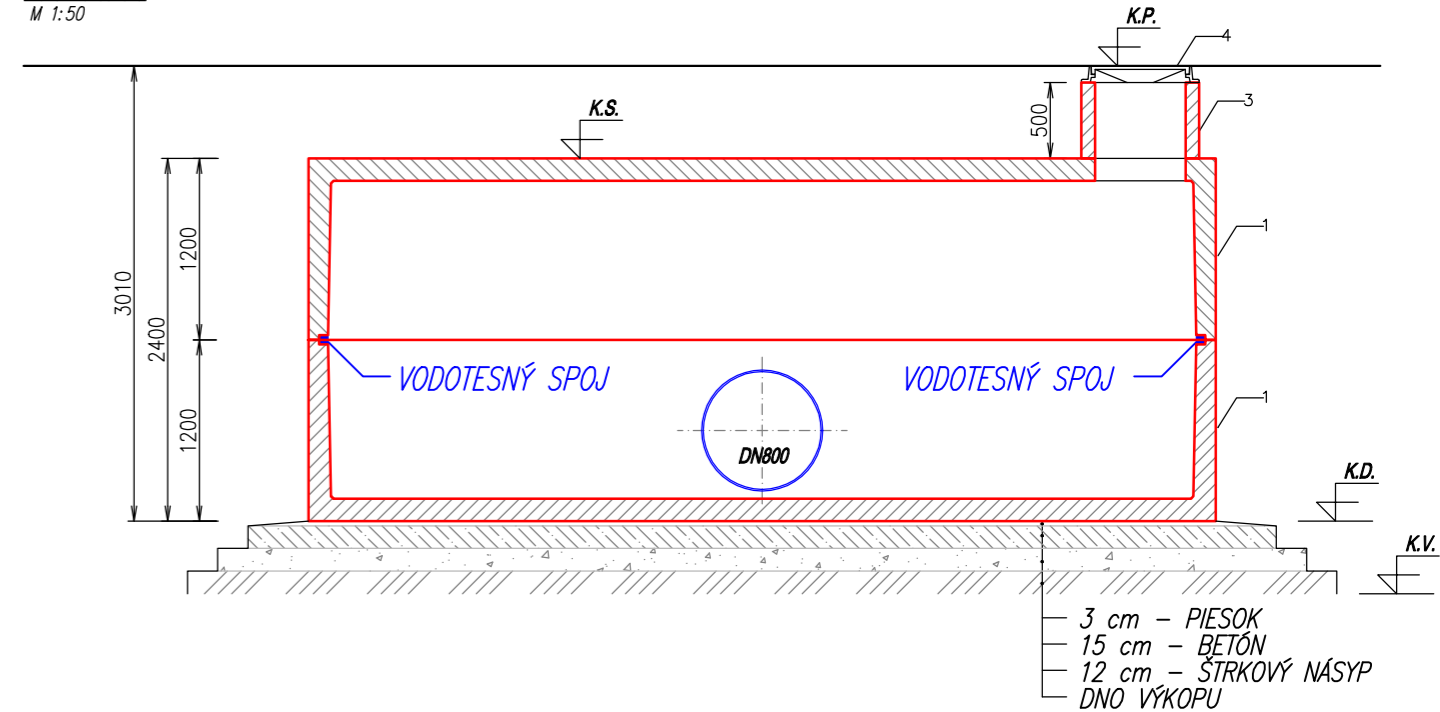

LEGENDA

- | |
|----------------------------------|
| 1 NÁDRŽ 13 m ³ - 2 ks |
| 3 VSTUPNÝ KOMÍN |
| 4 POKLOP |

LEGENDA:

- K.P. KÓTA POKLOPU
K.S. KÓTA STROPU NÁDRŽE
K.D. KÓTA DNA NÁDRŽE
K.V. KÓTA DNO VÝKOPU

Pozn.:

1. NA PREPOJENIE NÁDRŽÍ JE POUŽITÉ PLASTOVÉ POTRUBIE DN800mm !
2. NA UTESNENIE PREPOJOV NÁDRŽÍ JE POUŽITÉ GUMENNÉ TESNENIE resp. VYSPRÁVKA !
3. SAMONOSNÁ MONOLITICKÁ NÁDRŽ (JEDNOLIATA - BEZ SPOJOV) !

VÝROBCA:	ZAPPA s.r.o. Borovce č. 358, 922 09 Borovce, okres Piešťany		ZAPPA s.r.o. Ján ZÁVODNÝ mobil: +421 905 279 013, www.zappa.sk iČO: 46 491 511, DIČ: 2023416890
HMOTNOSŤ SPODNÉHO DIELU:	16 x 12,1 t	CELKOVÁ HMOTNOSŤ:	385,6 t
HMOTNOSŤ STROPNÉHO DIELU:	16 x 12,0 t	CELKOVÝ OBJEM NÁDRŽÍ:	400 m ³
NÁZOV:	AKUMULAČNÁ NÁDRŽ "AN 400 ZAPPA"		Informačný výkres
			MIERKA 1:50 Č. VÝKRESU