



# AKUMULAČNÁ NÁDRŽ "AN 400 ZAPPA"

**PŮDORYS:**  
M 1:50

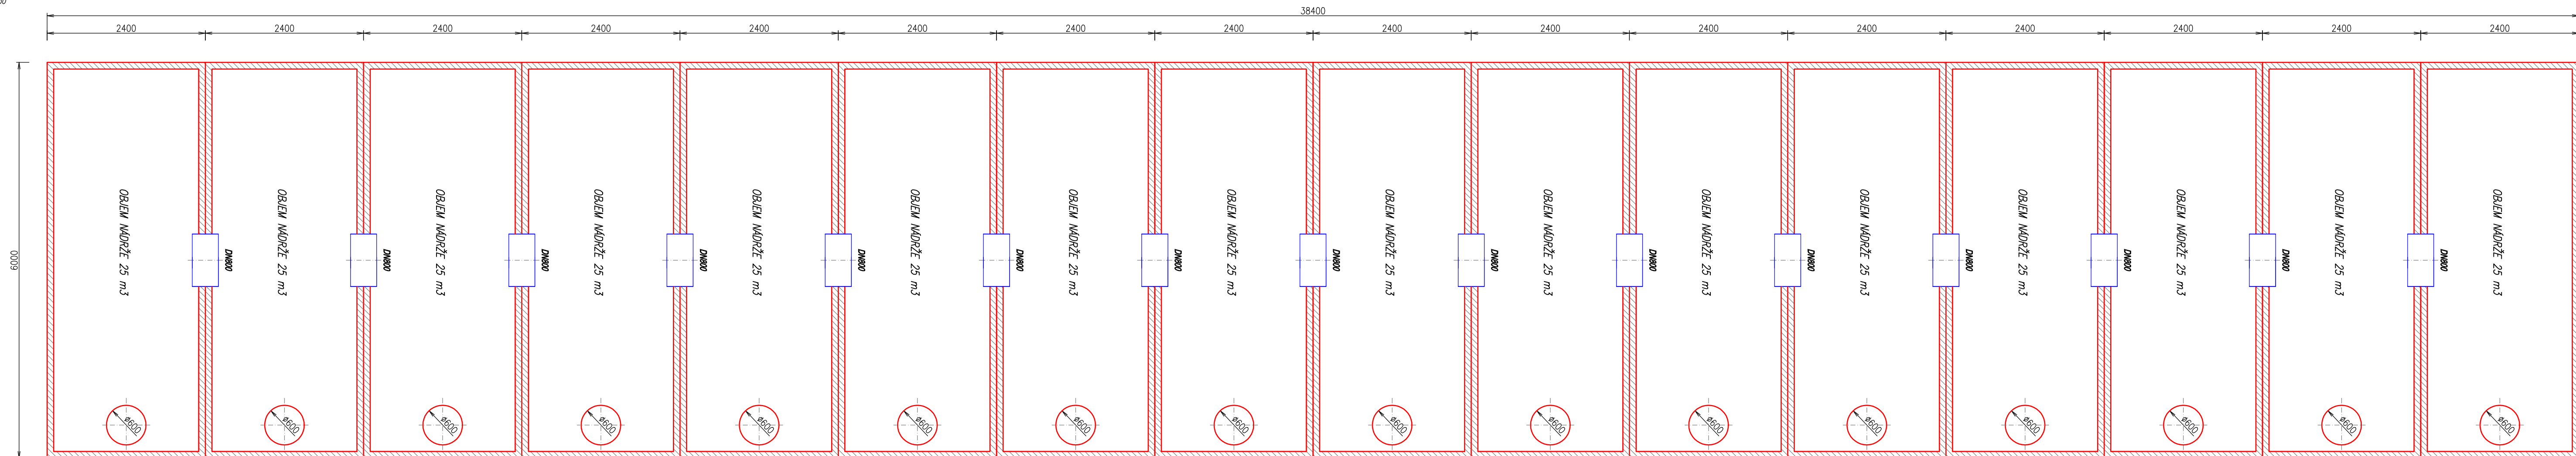

**REZ A-A':**  
M 1:50

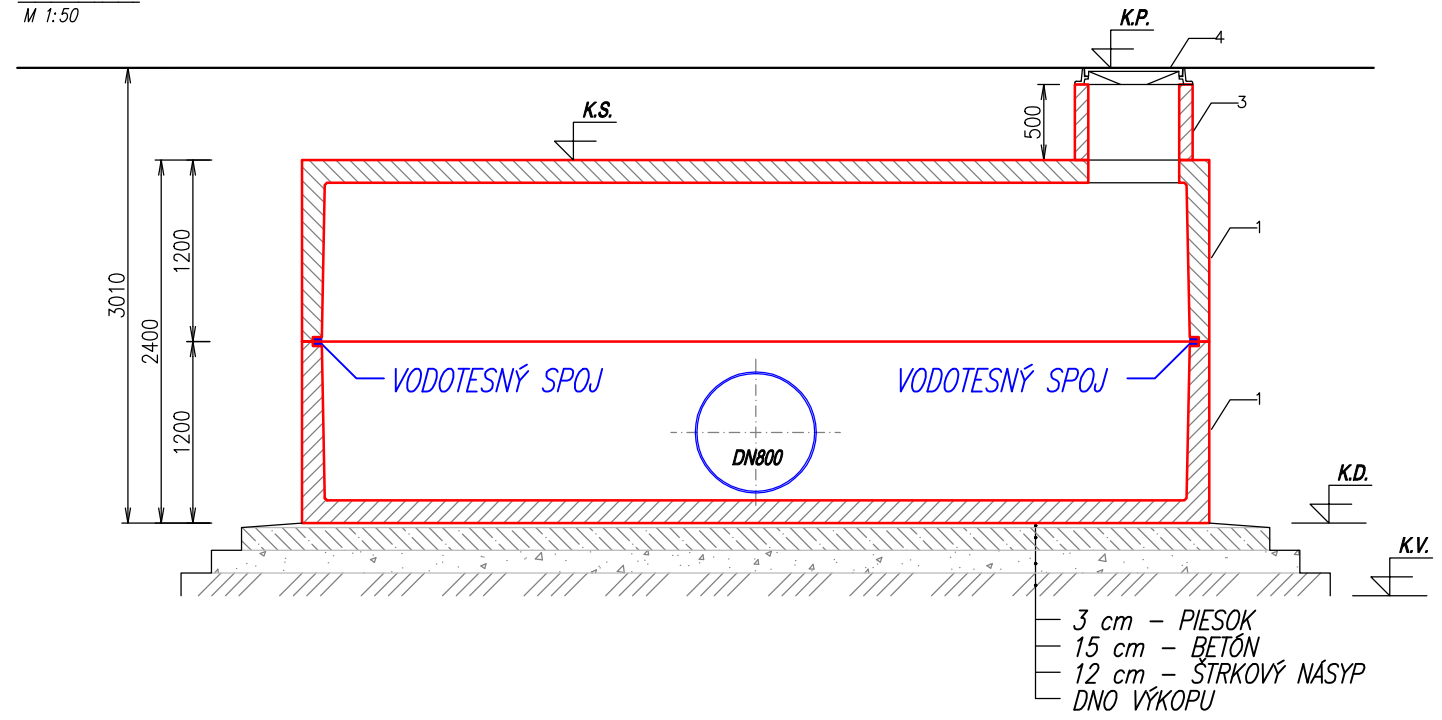

**LEGENDA:**

1 NÁDRŽ 13 m3 - 2 ks
3 VSTUPNÝ KOMÍN
4 POKLOP

**LEGENDA:**

- K.P. KÓTA POKLOPU
- K.S. KÓTA STROPU NÁDRŽE
- K.D. KÓTA DŇA NÁDRŽE
- K.V. KÓTA DŇA VÝKOPU

**Pozn.:**

1. NA PREPOJENIE NÁDRŽÍ JE POUŽITÉ PLASTOVÉ POTRUBIE DN800mm !
2. NA UTESNENIE PREPOJOV NÁDRŽÍ JE POUŽITÉ GUMENNÉ TESNENIE resp. VYSPRÁVKA !
3. SAMONOSNÁ MONOLITICKÁ NÁDRŽ (JEDNOLIATA – BEZ SPOJOV) !

VÝROBCA:	<b>ZAPPA s.r.o.</b> Borovce č. 358, 922 09 Borovce, okres Piešťany		<b>ZAPPA s.r.o.</b> Ján ZÁVODNÝ mobil : +421 905 279 013, www.zappa.sk IČO : 46 491 511, DIČ : 2023416890
HMOTNOSŤ SPODNÉHO DIELU :	16 x 12,1 t	CELKOVÁ HMOTNOSŤ :	385,6 t
HMOTNOSŤ STROPNÉHO DIELU :	16 x 12,0 t	CELKOVÝ OBJEM NÁDRŽÍ :	400 m <sup>3</sup>
NÁZOV:	<b>AKUMULAČNÁ NÁDRŽ "AN 400 ZAPPA"</b>		MIERKA 1:50
			Č. VÝKRESU