



ŽUMPA 52 m³ :

PŮDORYS :
M 1:50

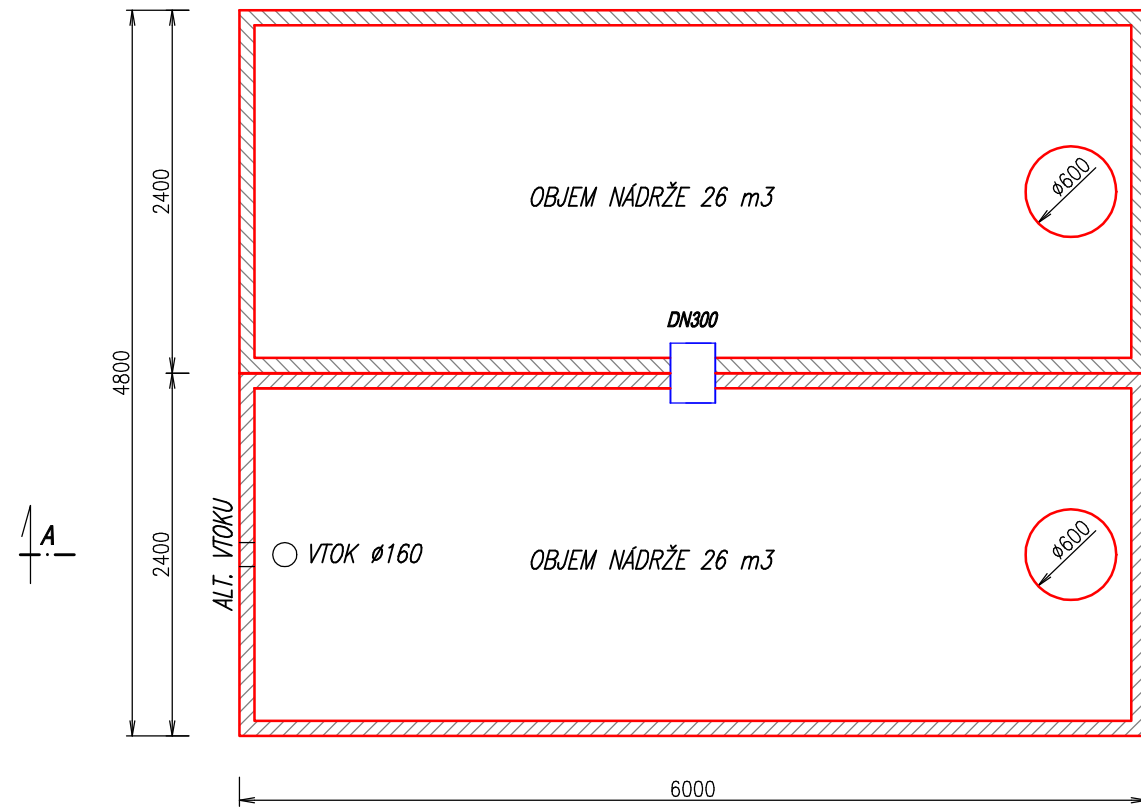

REZ A-A' :
M 1:50

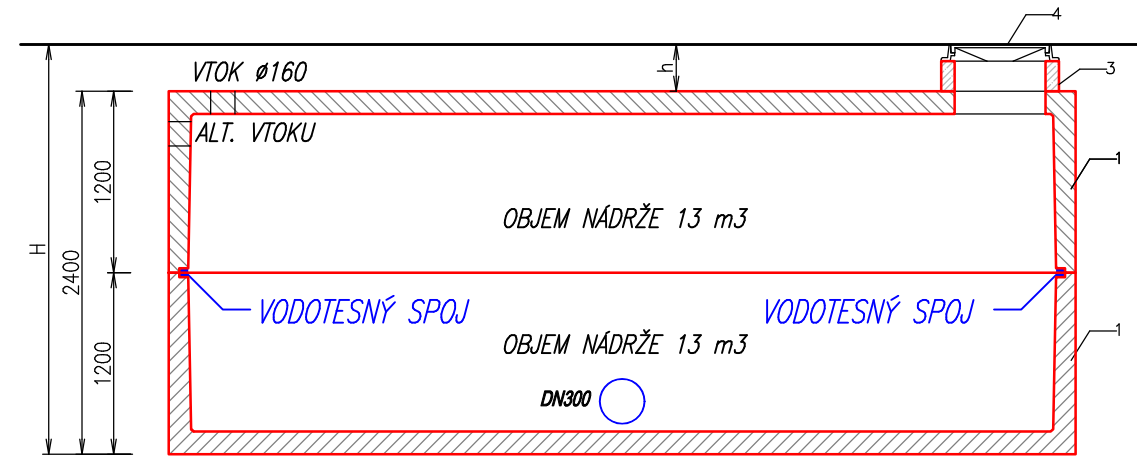

LEGENDA

1 NÁDRŽ 13 m ³ - 2 ks
3 VSTUPNÝ KOMÍN
4 POKLOP

LEGENDA :

K.P.	KÓTA POKLOPU
K.S.	KÓTA STROPU NÁDRŽE
K.D.	KÓTA DNA NÁDRŽE
K.V.	KÓTA DNA VÝKOPU

POZNÁMKA

ZAŤAŽENIE POKLOPU 15kN - 400 kN
H= CELKOVÁ HĽBKA OSADENIA
h=PODĽA HĽBKY OSADENIA

Pozn. :

1. NA PREPOJENIE NÁDRŽÍ JE POUŽITÉ HLADKÉ POTRUBIE PVC Ø315 mm (DN300) !
2. NA UTESNENIE PREPOJOV NÁDRŽÍ JE POUŽITÉ GUMENNÉ TESNENIE RESP. TESNIACA ZMES !
3. 2xDVE SAMONOSNÉ MONOLITICKÉ NÁDRŽE (JEDNOLIATE – BEZ SPOJOV) !
4. VOK DO ŽUMPY MOŽE BYŤ UMIESTNENÝ LUBOVOLNE PODĽA POŽIADAVKY ZÁKAZNÍKA (Ø125mm AŽ Ø300mm) !

VÝROBCA : ZAPPA s.r.o. Borovce č. 358, 922 09 Borovce, okres Piešťany		ZAPPA s.r.o. Ján ZÁVODNÝ mobil : +421 905 279 013, www.zappa.sk IČO : 46 491 511, DIČ : 2023416890	
HMOTNOSŤ SPODNÉHO DIEĽU : 2 x 14,4 t	CELKOVÁ HMOTNOSŤ : 57,6 t	Informačný výkres	
HMOTNOSŤ STROPNÉHO DIEĽU : 2 x 14,4 t	CELKOVÝ OBJEM NÁDRŽÍ : 52 m ³		
NÁZOV : ŽUMPA 52 m³		MIERKA 1:50	Č. VÝKRESU