



**PŮDORYS:**  
M 1:25

# ŽUMPA 100 m<sup>3</sup>:

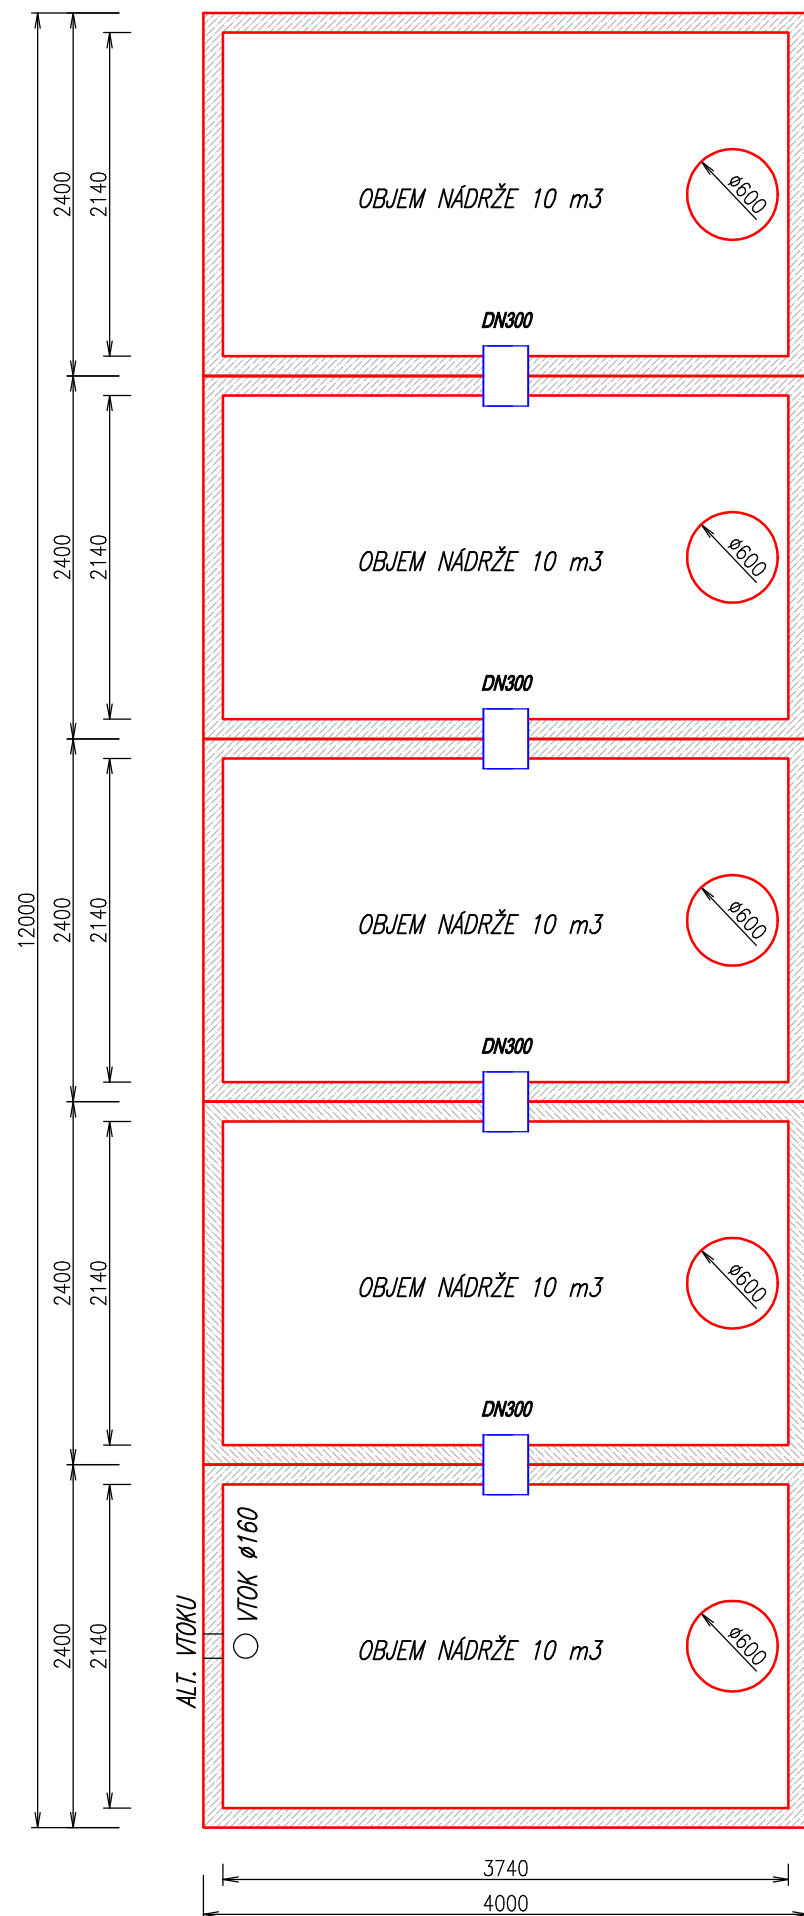

**REZ A-A':**  
M 1:25

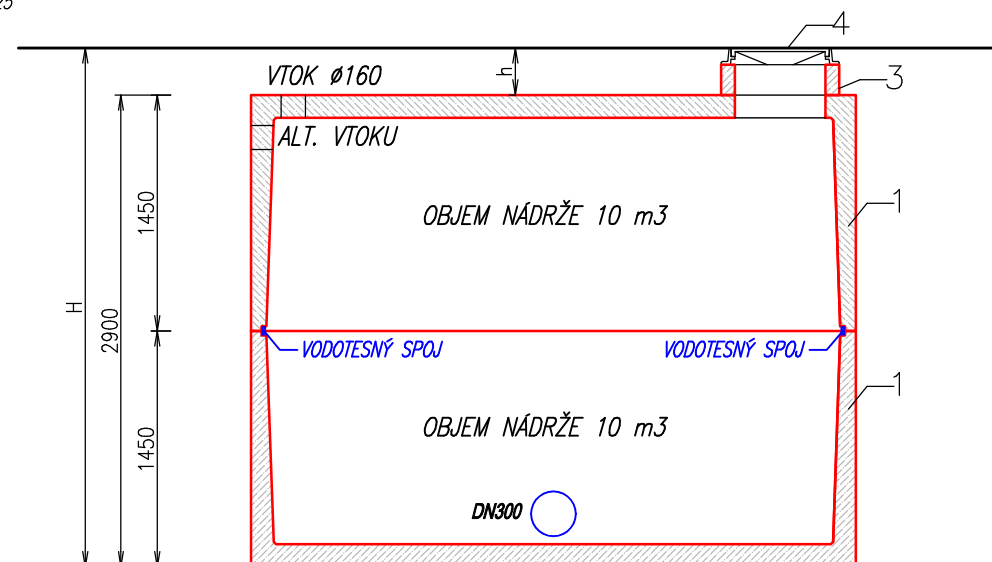

## LEGENDA

1 NÁDRŽ 10 m <sup>3</sup> - 10 ks
3 VSTUPNÝ KOMÍN
4 POKLOP

## POZNÁMKA

ZAŤAŽENIE POKLOPU 15kN - 400 kN
H= CELKOVÁ HĽBKA OSADENIA
h=PODĽA HĽBKY OSADENIA

**Pozn.:**

1. NA PREPOJENIE NÁDRŽÍ JE POUŽITÉ HLADKÉ POTRUBIE PVC  $\varnothing 315$  mm (DN300) !
2. NA UTESNENIE PREPOJOV NÁDRŽÍ JE POUŽITÉ GUMENNÉ TESNENIE RESP. TESNIACA ZMES !
3. DVE SAMONOSNÉ MONOLITICKÉ NÁDRŽE (JEDNOLIATE - BEZ SPOJOV) !
4. VTOK DO ŽUMPY MOŽE BYŤ UMIESTNENÝ LUBOVOLNE PODĽA POŽIADAVKY ZÁKAZNÍKA ( $\varnothing 125$ mm AŽ  $\varnothing 300$ mm) !

VÝROBCA : <b>ZAPPA s.r.o.</b> <b>Borovce č. 358, 922 09 Borovce, okres Piešťany</b>	<b>ZAPPA s.r.o.</b> Ján ZÁVODNÝ mobil : +421 905 279 013, www.zappa.sk IČO : 46 491 511, DIČ : 2023416890
HMOTNOSŤ SPODNÉHO DIELU : 5 x 10,1 t HMOTNOSŤ STROPNÉHO DIELU : 5 x 10,1 t	CELKOVÁ HMOTNOSŤ : 101,0 t CELKOVÝ OBJEM NÁDRŽÍ : 100 m <sup>3</sup>
NÁZOV : <b>ŽUMPA 100 m<sup>3</sup></b>	Informačný výkres MIERKA 1:50 Č. VÝKRESU